


Załącznik graficzny
do uchwały nr XLIV/539/2013
Rady Miejskiej w Barlinku
z dnia 29 sierpnia 2013 r.

LEGENDA:

- 1 - proj. złącze pomiarowe ZK1x-1P
- 2 - proj. przyłącz kablowy YAKyY-żo 4x35 mm² dł. 25m/39m
- 3 - istn. słup nr II/2/5 czynnej linii napowietrznej 0,4 kV
z istniejącymi ogranicznikami przepięć
- 4 - proj. przepust AROT DVK 75 mm

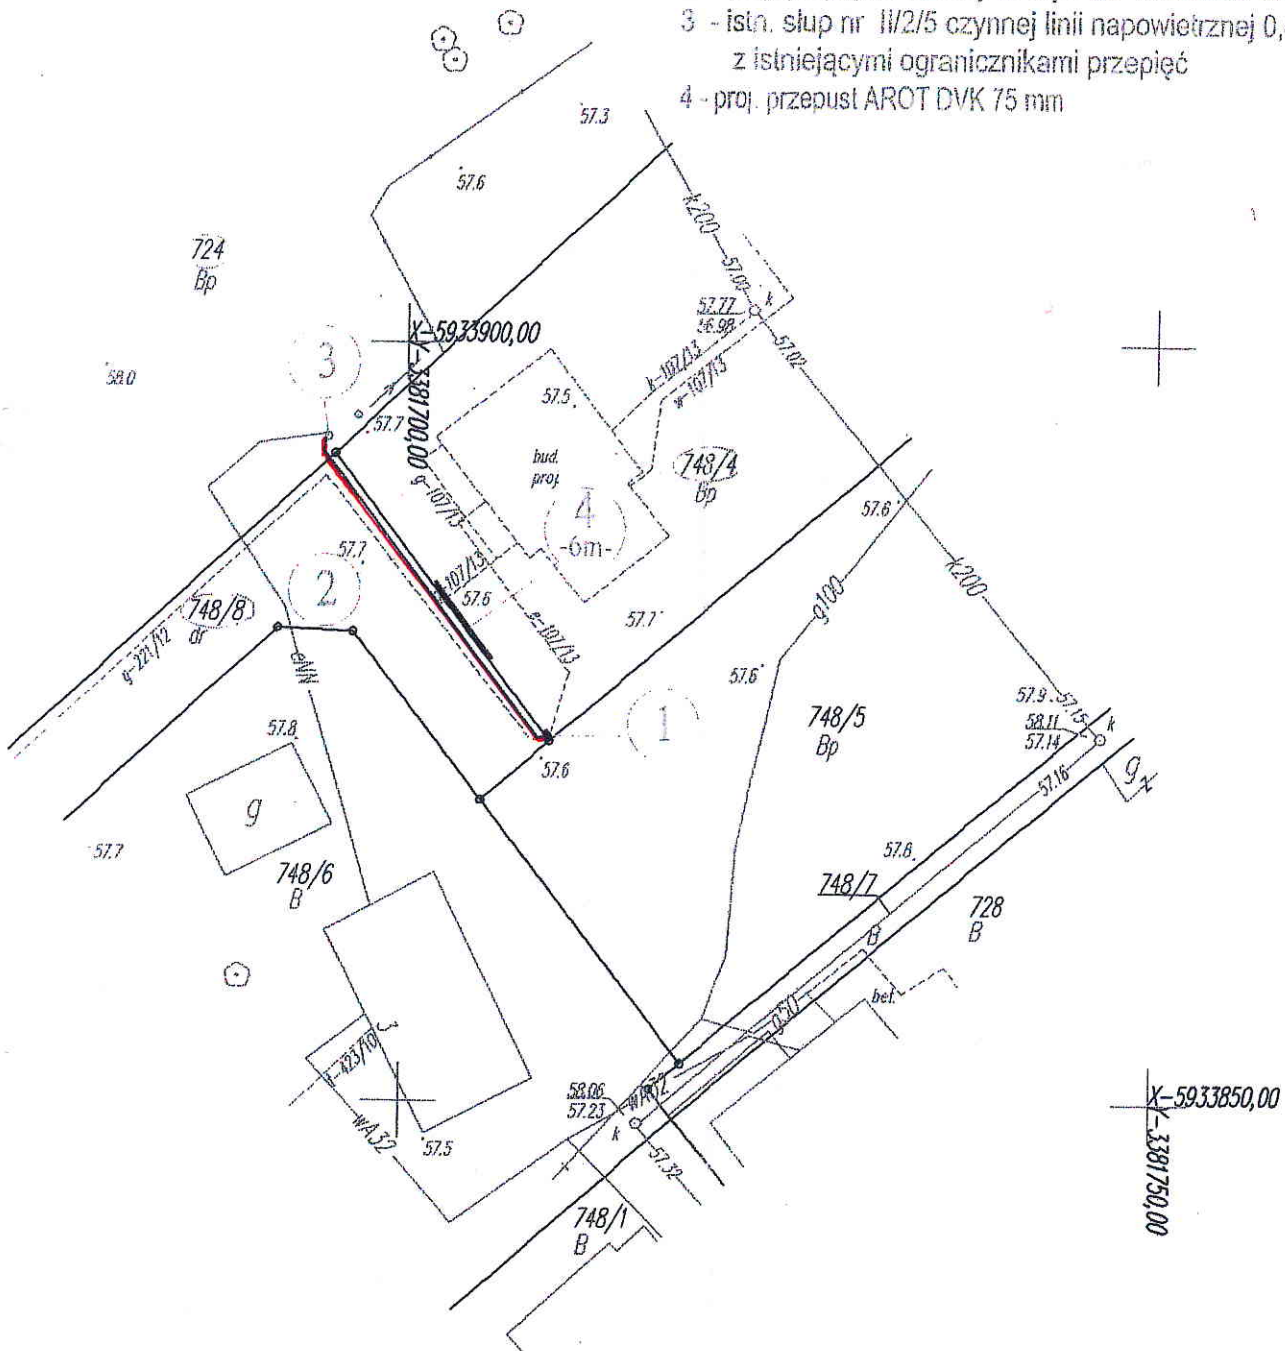

PRZEWODNICZĄCY
Rady Miejskiej
Dariusz Zieliński
mgr Dariusz Zieliński

EP PUE ENERGOBUD LESZNO Spółka z o.o. Oddział Gorzów Wlkp. Pracownia Projektowa ul. Energetyków 4 66-400 Gorzów Wlkp. tel. 95 721 7555		Tytuł rysunku	Projekt zagospodarowania terenu - przyłącze kablowe nn-0,4 kV	
		Obiekt	Dom mieszkalny Barlinek ul. Polana Lecha dz. nr 748/4, 748/8, 724	
		Inwestor	ENEA Opreator Sp. z o.o. Oddział Dystrybucji Gorzów Wlkp. ul. Sikorskiego 37	
Skala 1:500	Nr opr. D/05/13	Projektant	mgr inż. Grzegorz Dąbski upr. nr ZAP/0069/POCE/05	Podpis <i>[Signature]</i>
Data 03.2013	Nr rys. E1	Asystent projektanta		